
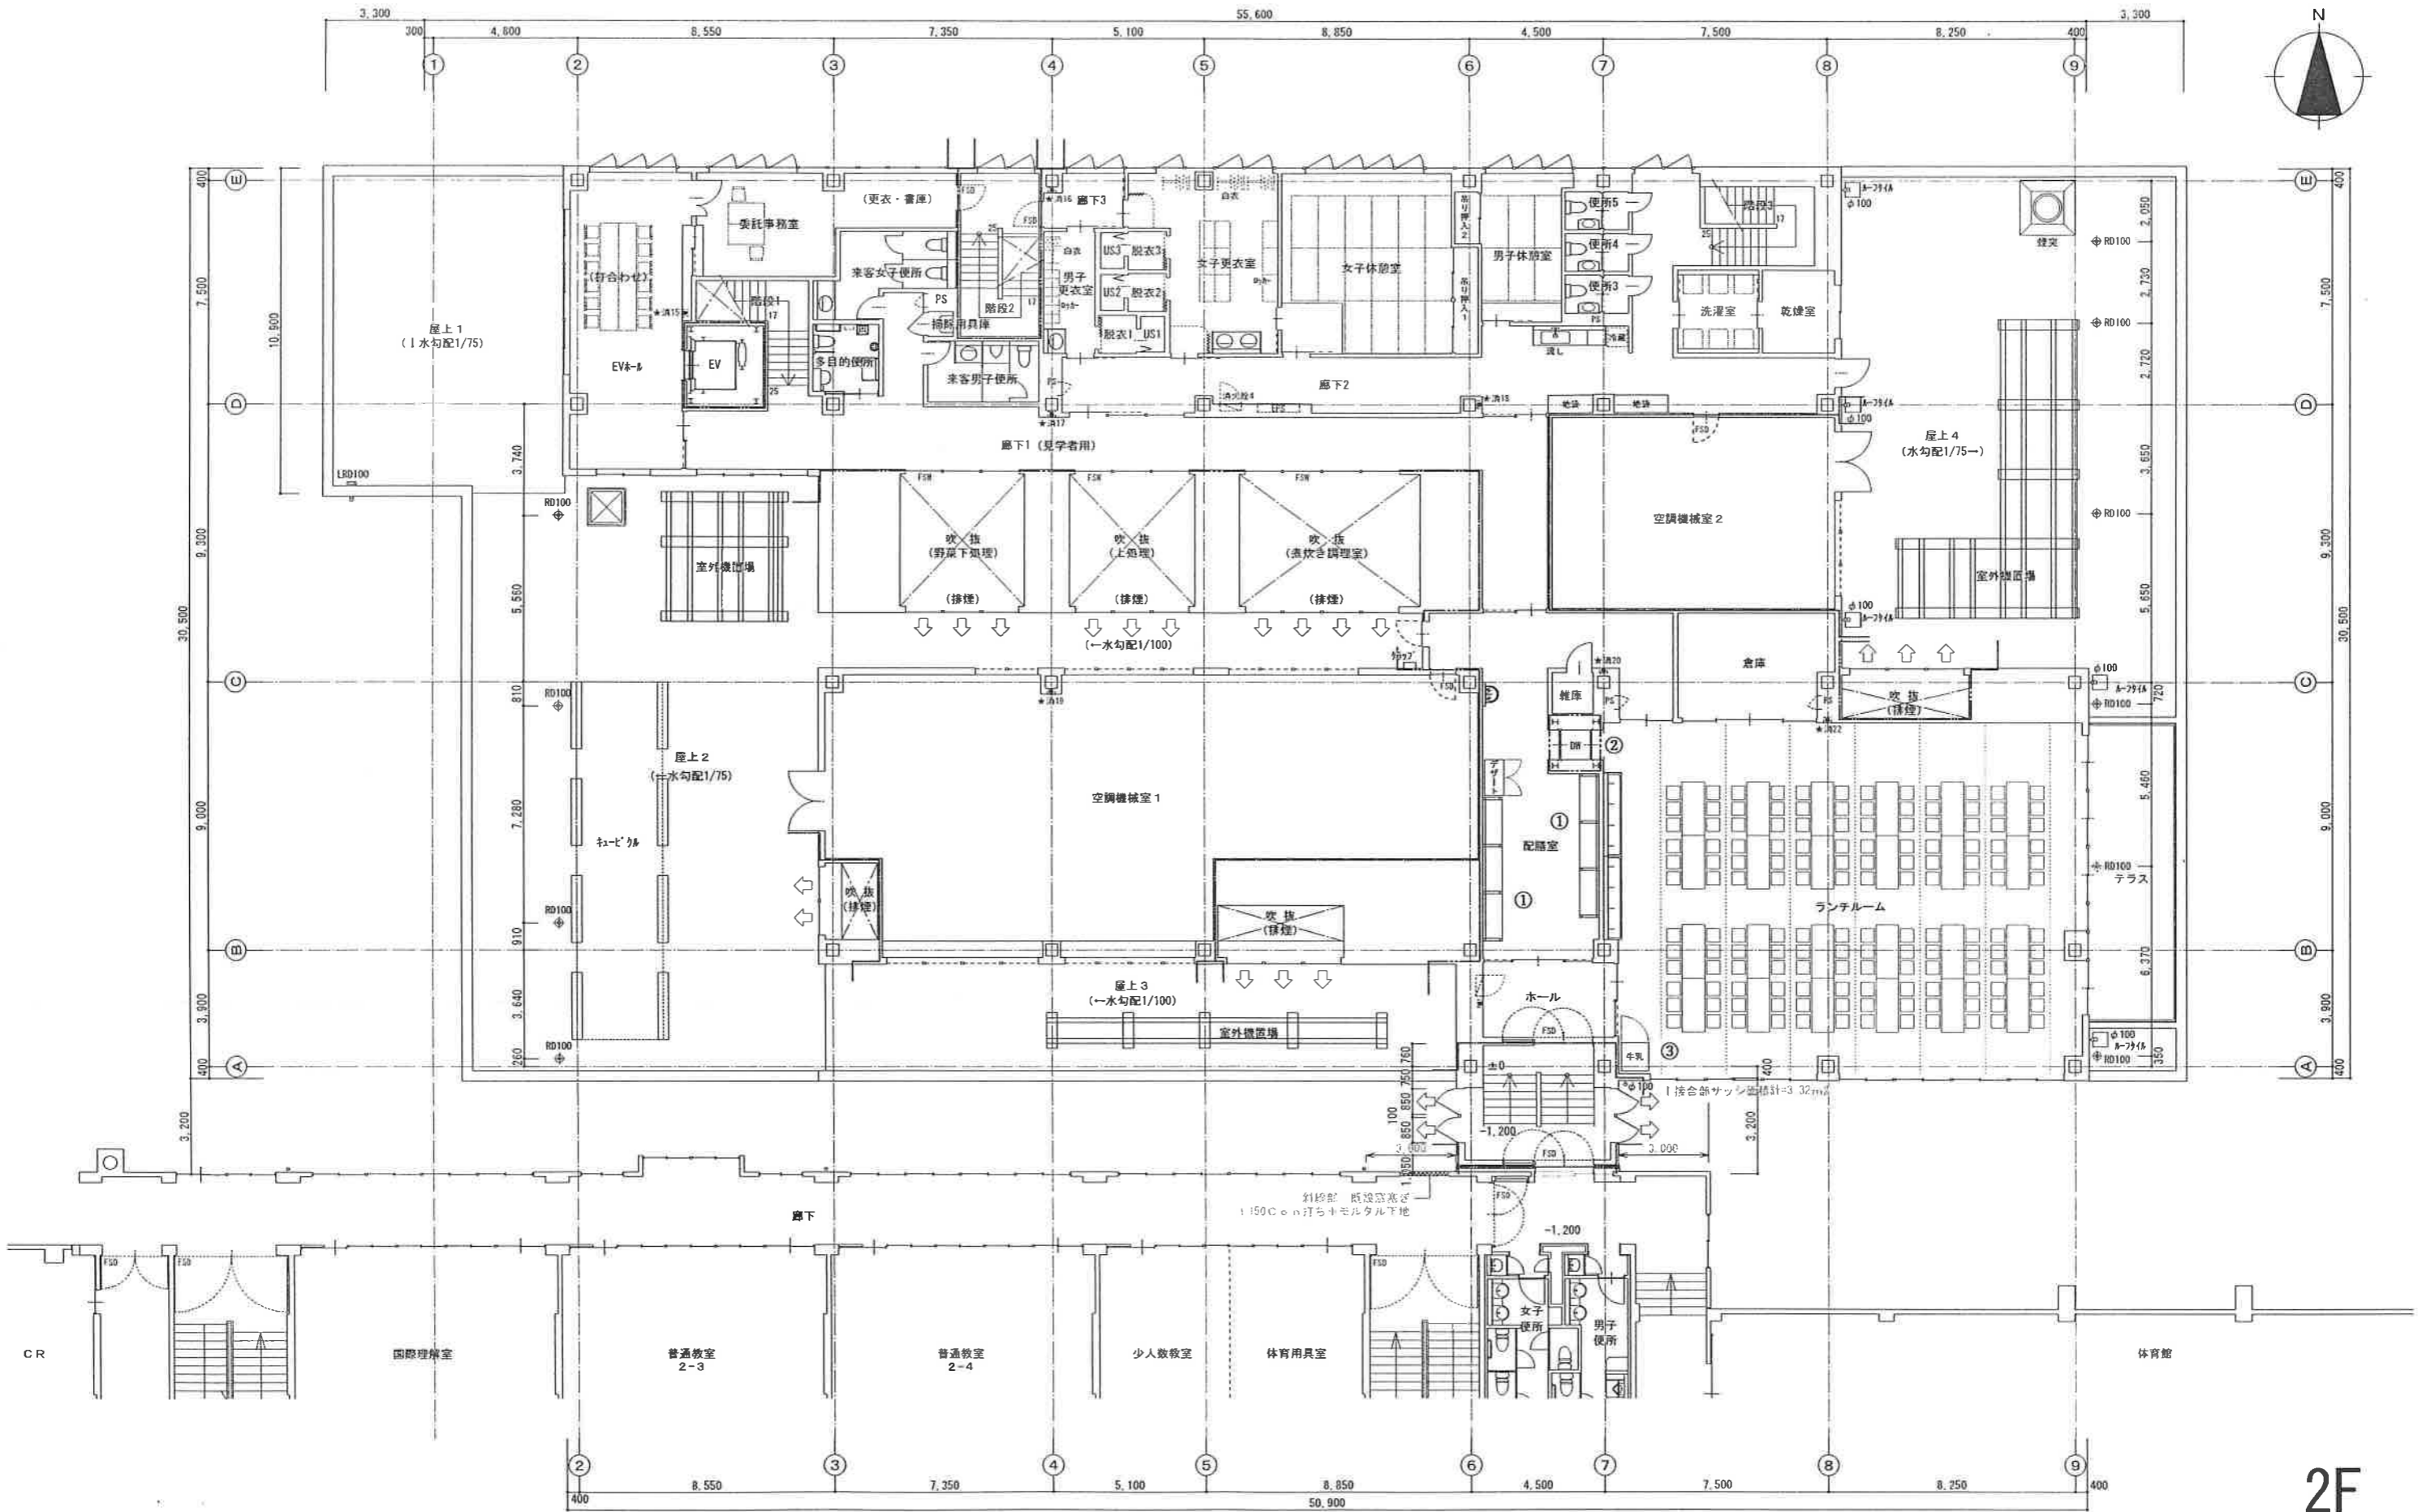


① 配膳棚

② ダムウェーター

③ 牛乳保管用冷蔵庫

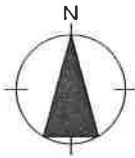

福見設計・氷見市建築設計監理協同組合
共同企業体
富山市千歳町三丁目5番6号 phone 富山 076-432-7855 (代表)
管理建築士 1級建築士登録第173584号 室田 夏明

設計 片野秀基 1級建築士登録第269874号
担当 片野秀基

工事名称 氷見市学校給食センター新築工事
図面名称 2階平面図

日付 2019.07
縮尺 [A1] 1:100
[A3] 1:200

図面番号 A-15
意匠